


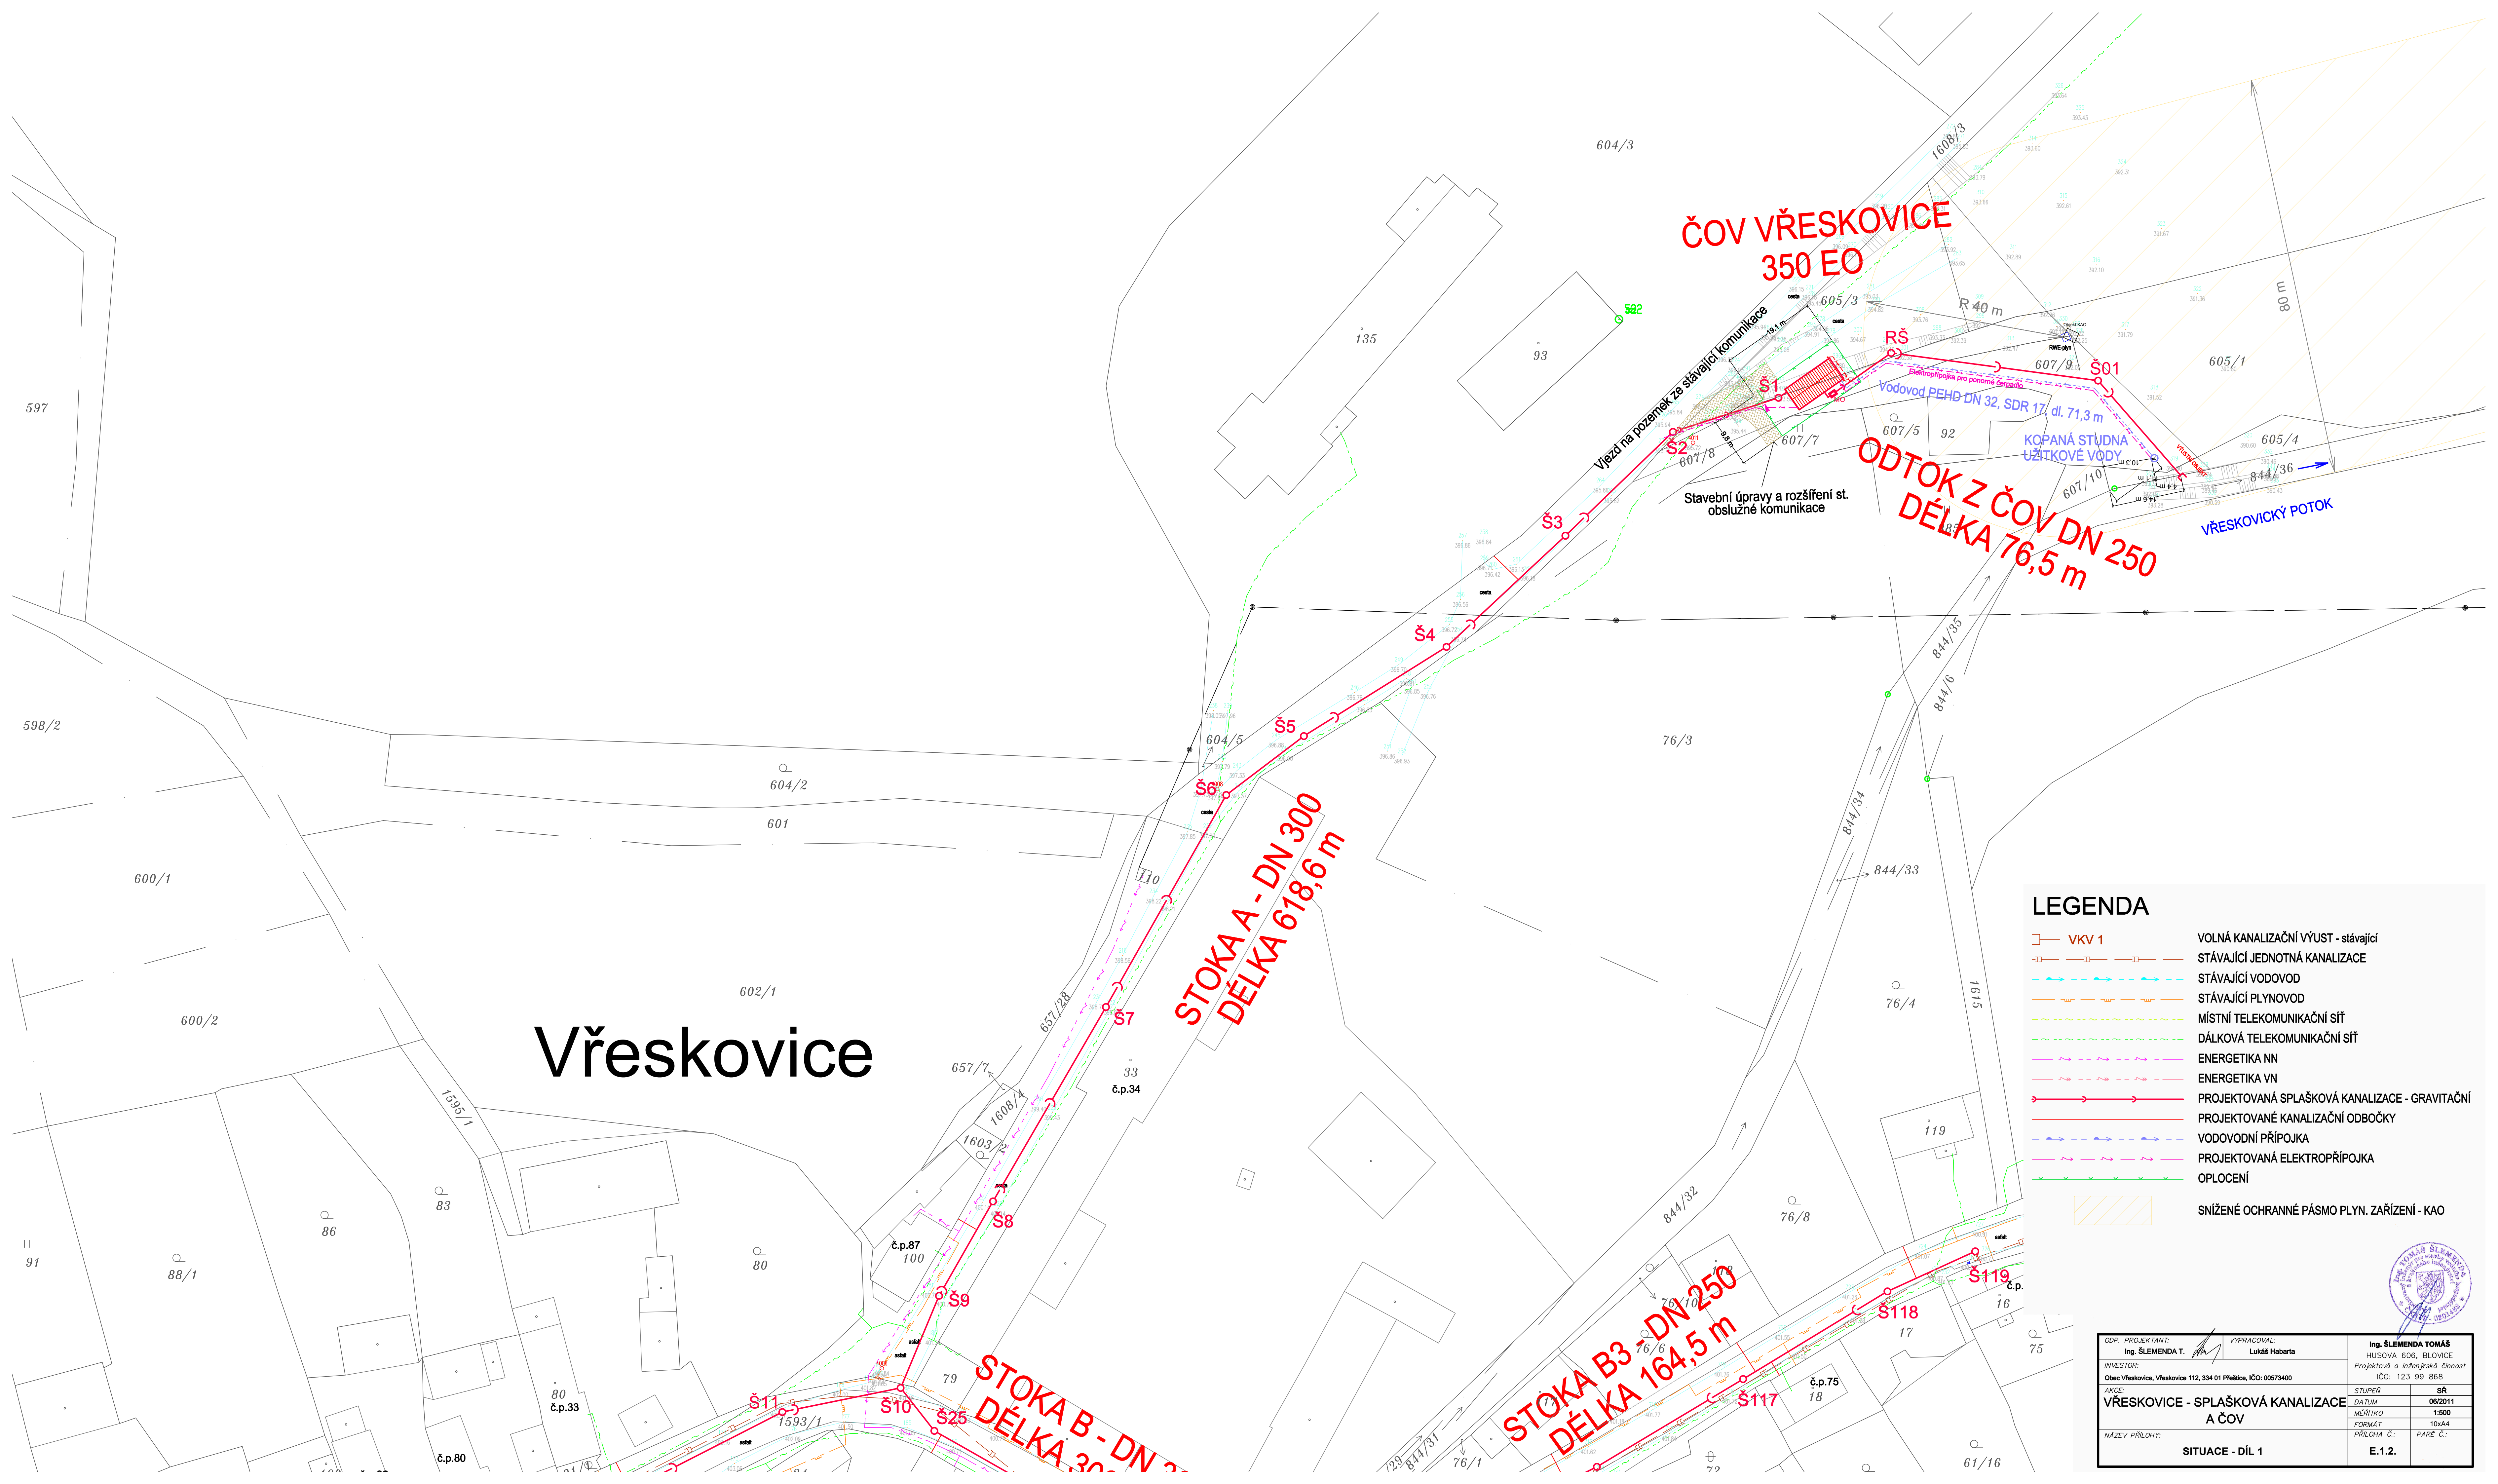

Vřeskovice

LEGENDA

- VKV 1
- STÁVAJÍCÍ JEDNOTNÁ KANALIZACE
- STÁVAJÍCÍ VODOVOD
- STÁVAJÍCÍ PLYNOVOD
- MÍSTNÍ TELEKOMUNIKAČNÍ SÍŤ
- DÁLKOVÁ TELEKOMUNIKAČNÍ SÍŤ
- ENERGETIKA NN
- ENERGETIKA VN
- PROJEKTOVANÁ SPLAŠKOVÁ KANALIZACE - GRAVITAČNÍ
- PROJEKTOVANÉ KANALIZAČNÍ ODBOČKY
- VODOVODNÍ PŘÍPOJKA
- PROJEKTOVANÁ ELEKTROPŘÍPOJKA
- OPLOCENÍ
- SNÍŽENÉ OCHRANNÉ PÁSMO PLYN. ZAŘÍZENÍ - KAO

VOLNÁ KANALIZAČNÍ VÝVST - stávající

STÁVAJÍCÍ JEDNOTNÁ KANALIZACE

STÁVAJÍCÍ VODOVOD

STÁVAJÍCÍ PLYNOVOD

MÍSTNÍ TELEKOMUNIKAČNÍ SÍŤ

DÁLKOVÁ TELEKOMUNIKAČNÍ SÍŤ

ENERGETIKA NN

ENERGETIKA VN

PROJEKTOVANÁ SPLAŠKOVÁ KANALIZACE - GRAVITAČNÍ

PROJEKTOVANÉ KANALIZAČNÍ ODBOČKY

VODOVODNÍ PŘÍPOJKA

PROJEKTOVANÁ ELEKTROPŘÍPOJKA

OPLOCENÍ

SNÍŽENÉ OCHRANNÉ PÁSMO PLYN. ZAŘÍZENÍ - KAO

ODP. PROJEKTANT: Ing. ŠLEMENDA T.	VYPRACOVAL: Lukáš Habarta	Ing. ŠLEMENDA TOMÁŠ HUŠOVA 606, BLOVICE Projektová a inženýrská činnost IČO: 123 99 868
INVESTOR: Obec Vřeskovice, Vřeskovice 112, 334 01 Přelčice, IČO: 00573400	AKCE: VŘESKOVICE - SPLAŠKOVÁ KANALIZACE A ČOV	STUPEŇ: SR
NÁZEV PŘÍLOHY: SITUACE - DÍL 1		DATUM: 06/2011
		MĚŘÍTKO: 1:500
		FORMÁT: 10x44
		PÁŘE Č.: E.1.2.

